
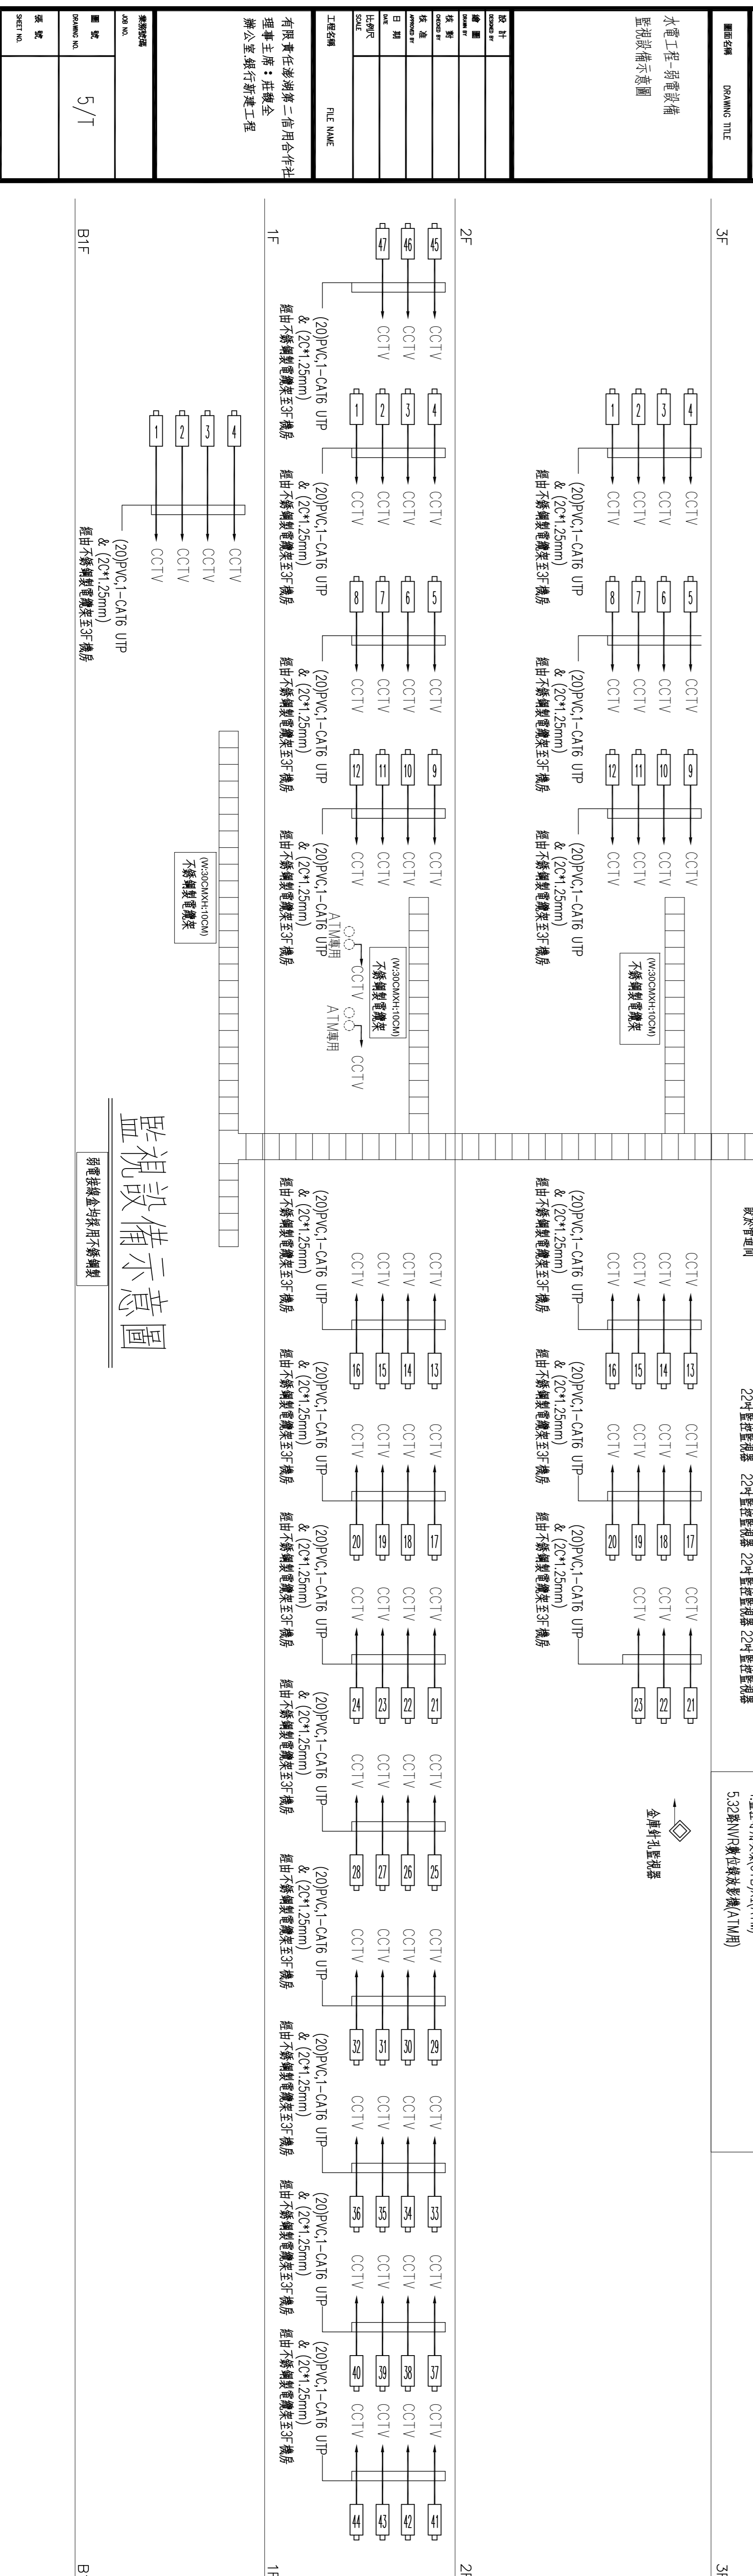


澎湖監倉地區, 透明管材配件, 零附件採用不銹鋼製

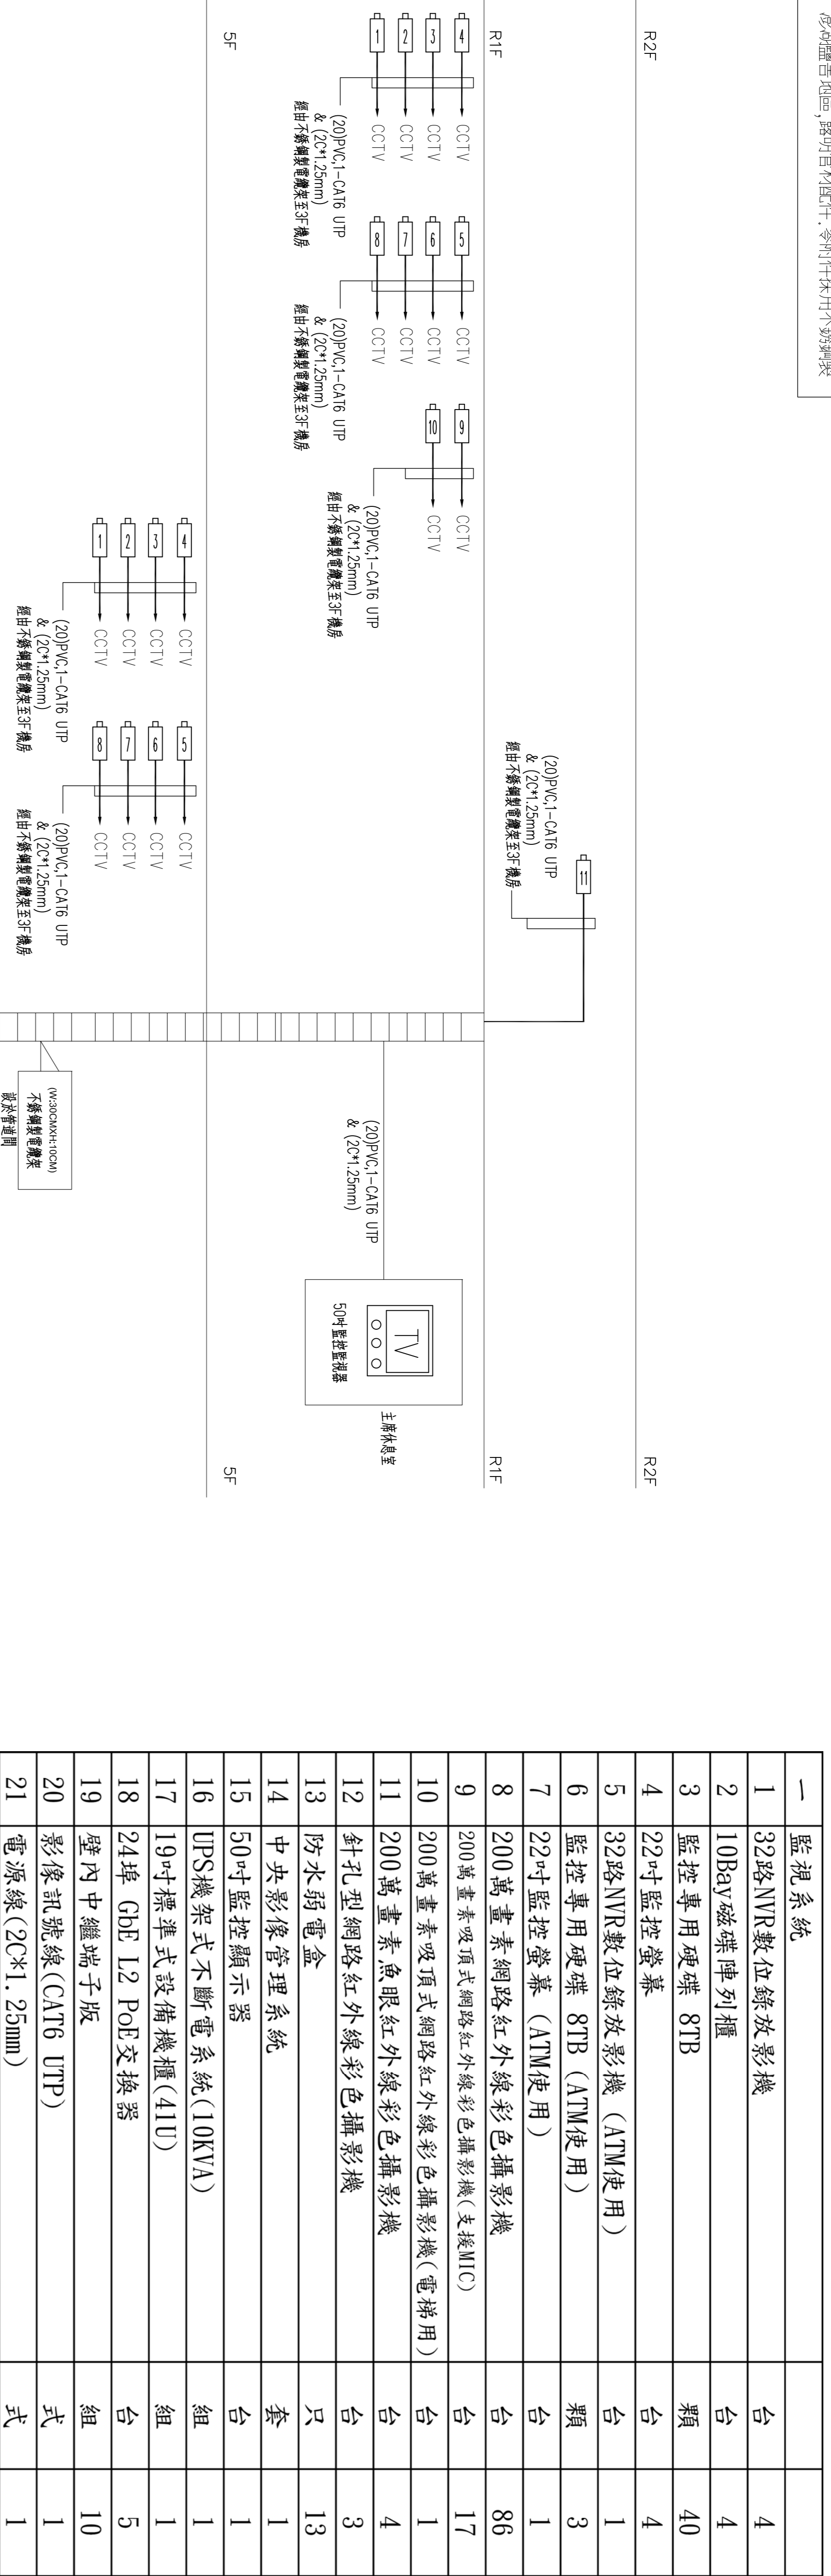

水電工程-弱電設備  
監視設備示意图

設計  
圖名  
圖號  
日期  
出圖人

工程名稱  
FILE NAME

有限公司澎湖第二信用合作社  
理事主席：莊敬全  
辦公室：銀行新建工程

監視設備示意图均採用不銹鋼製

監視設備示意图