




澎湖離島地區，露明管及配件，零件均採用不銹鋼製

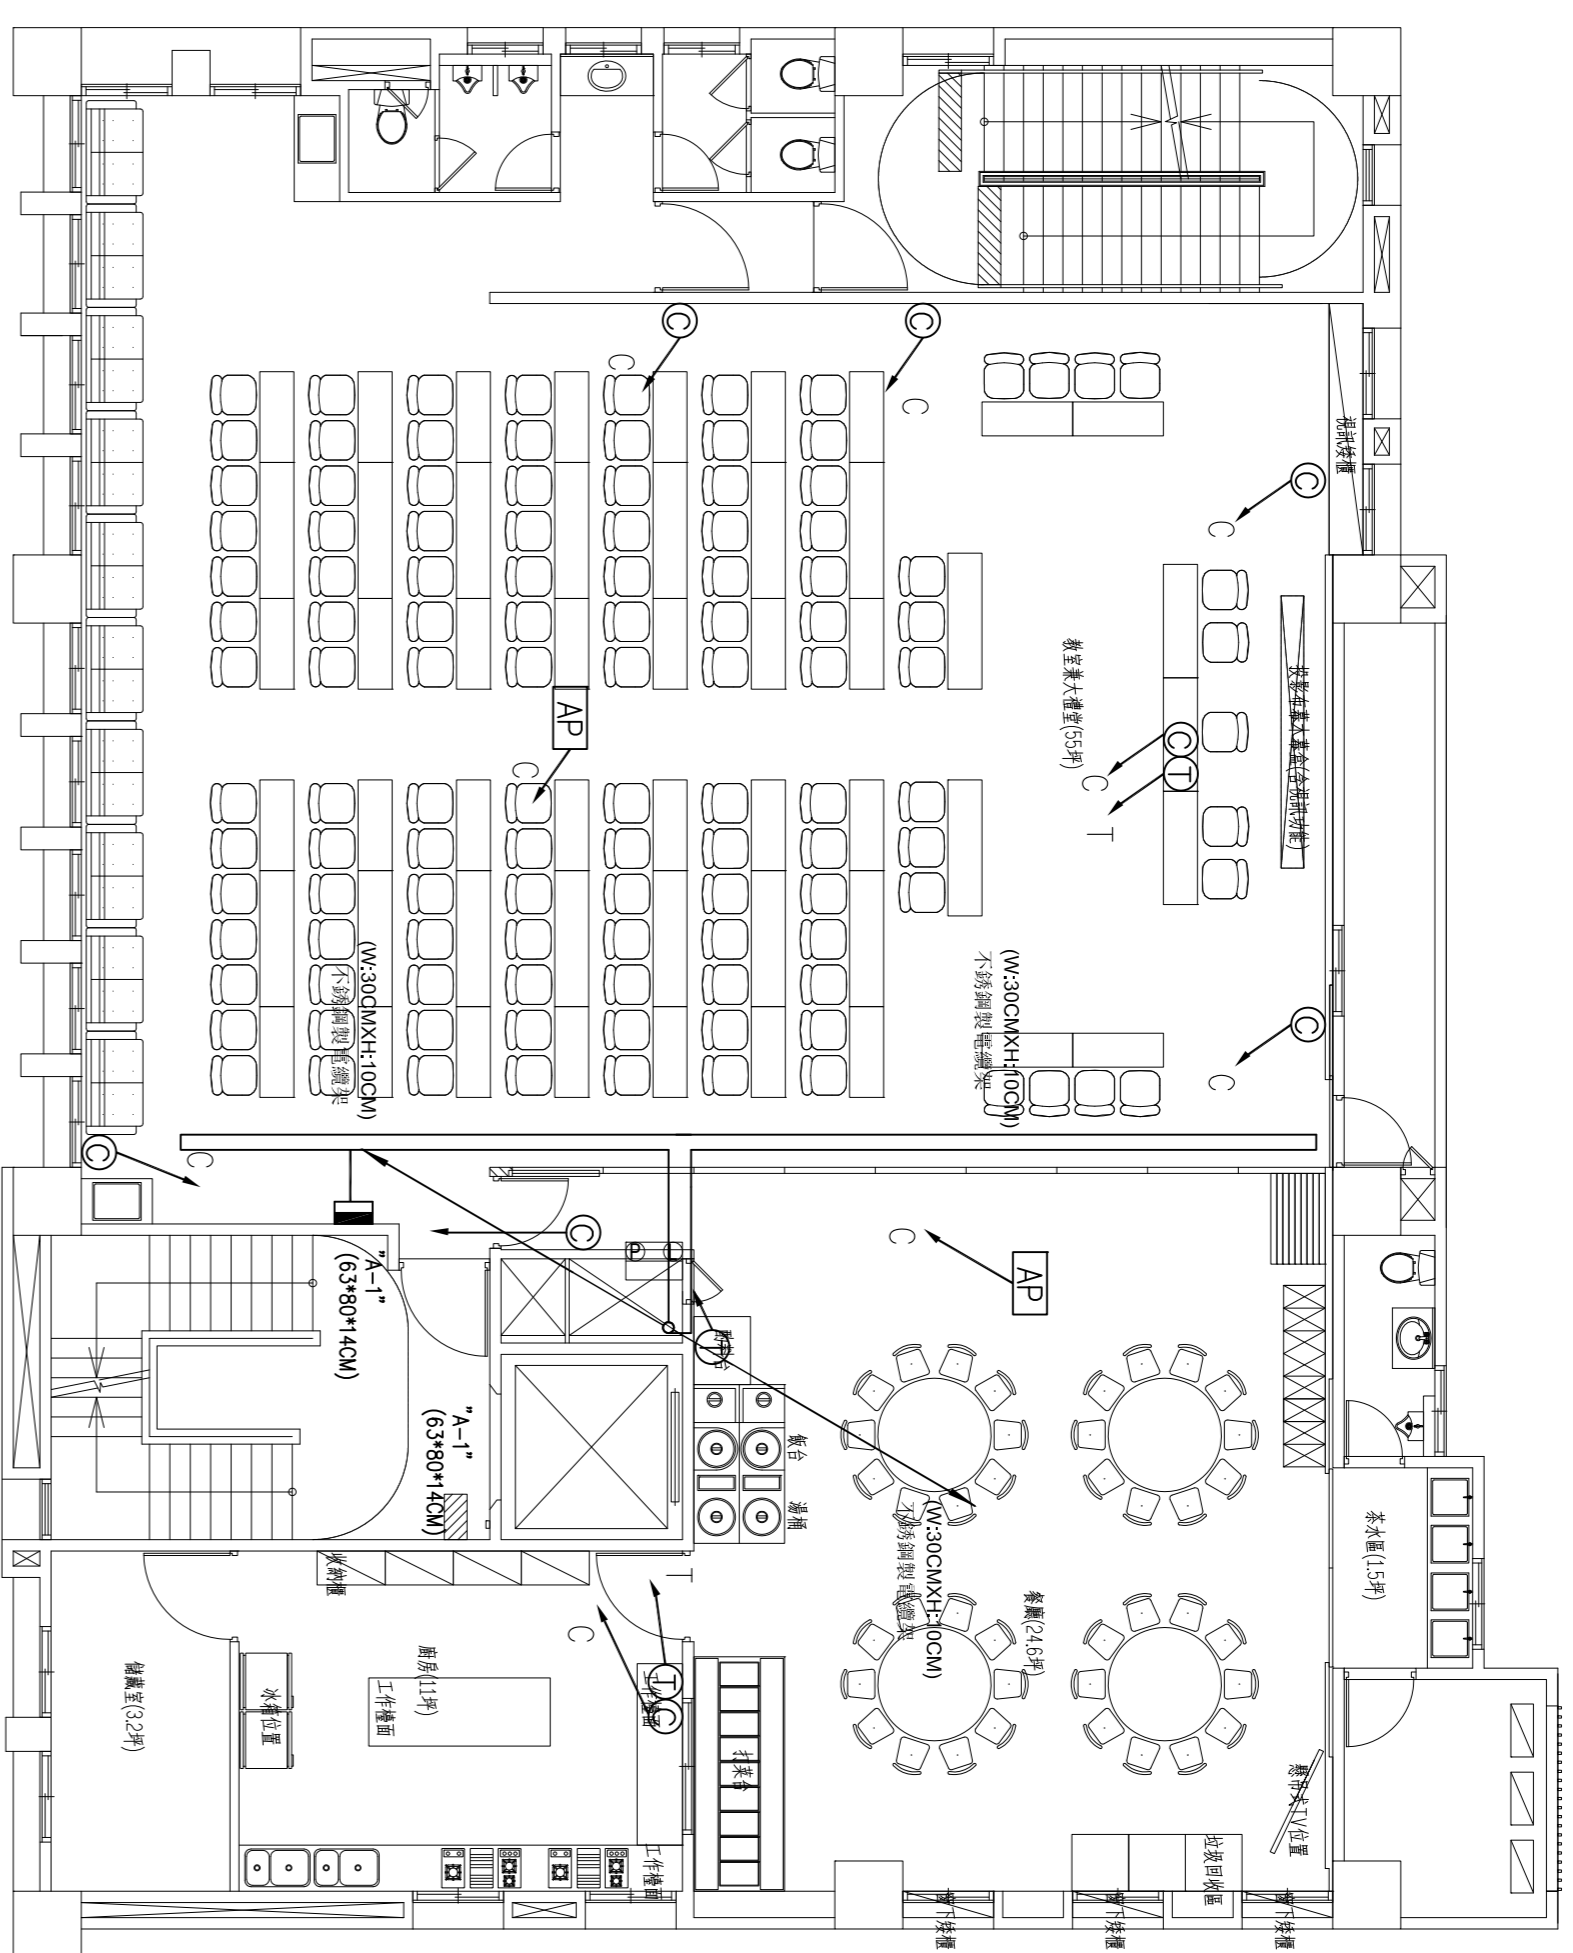


四層平面圖 S=1:100

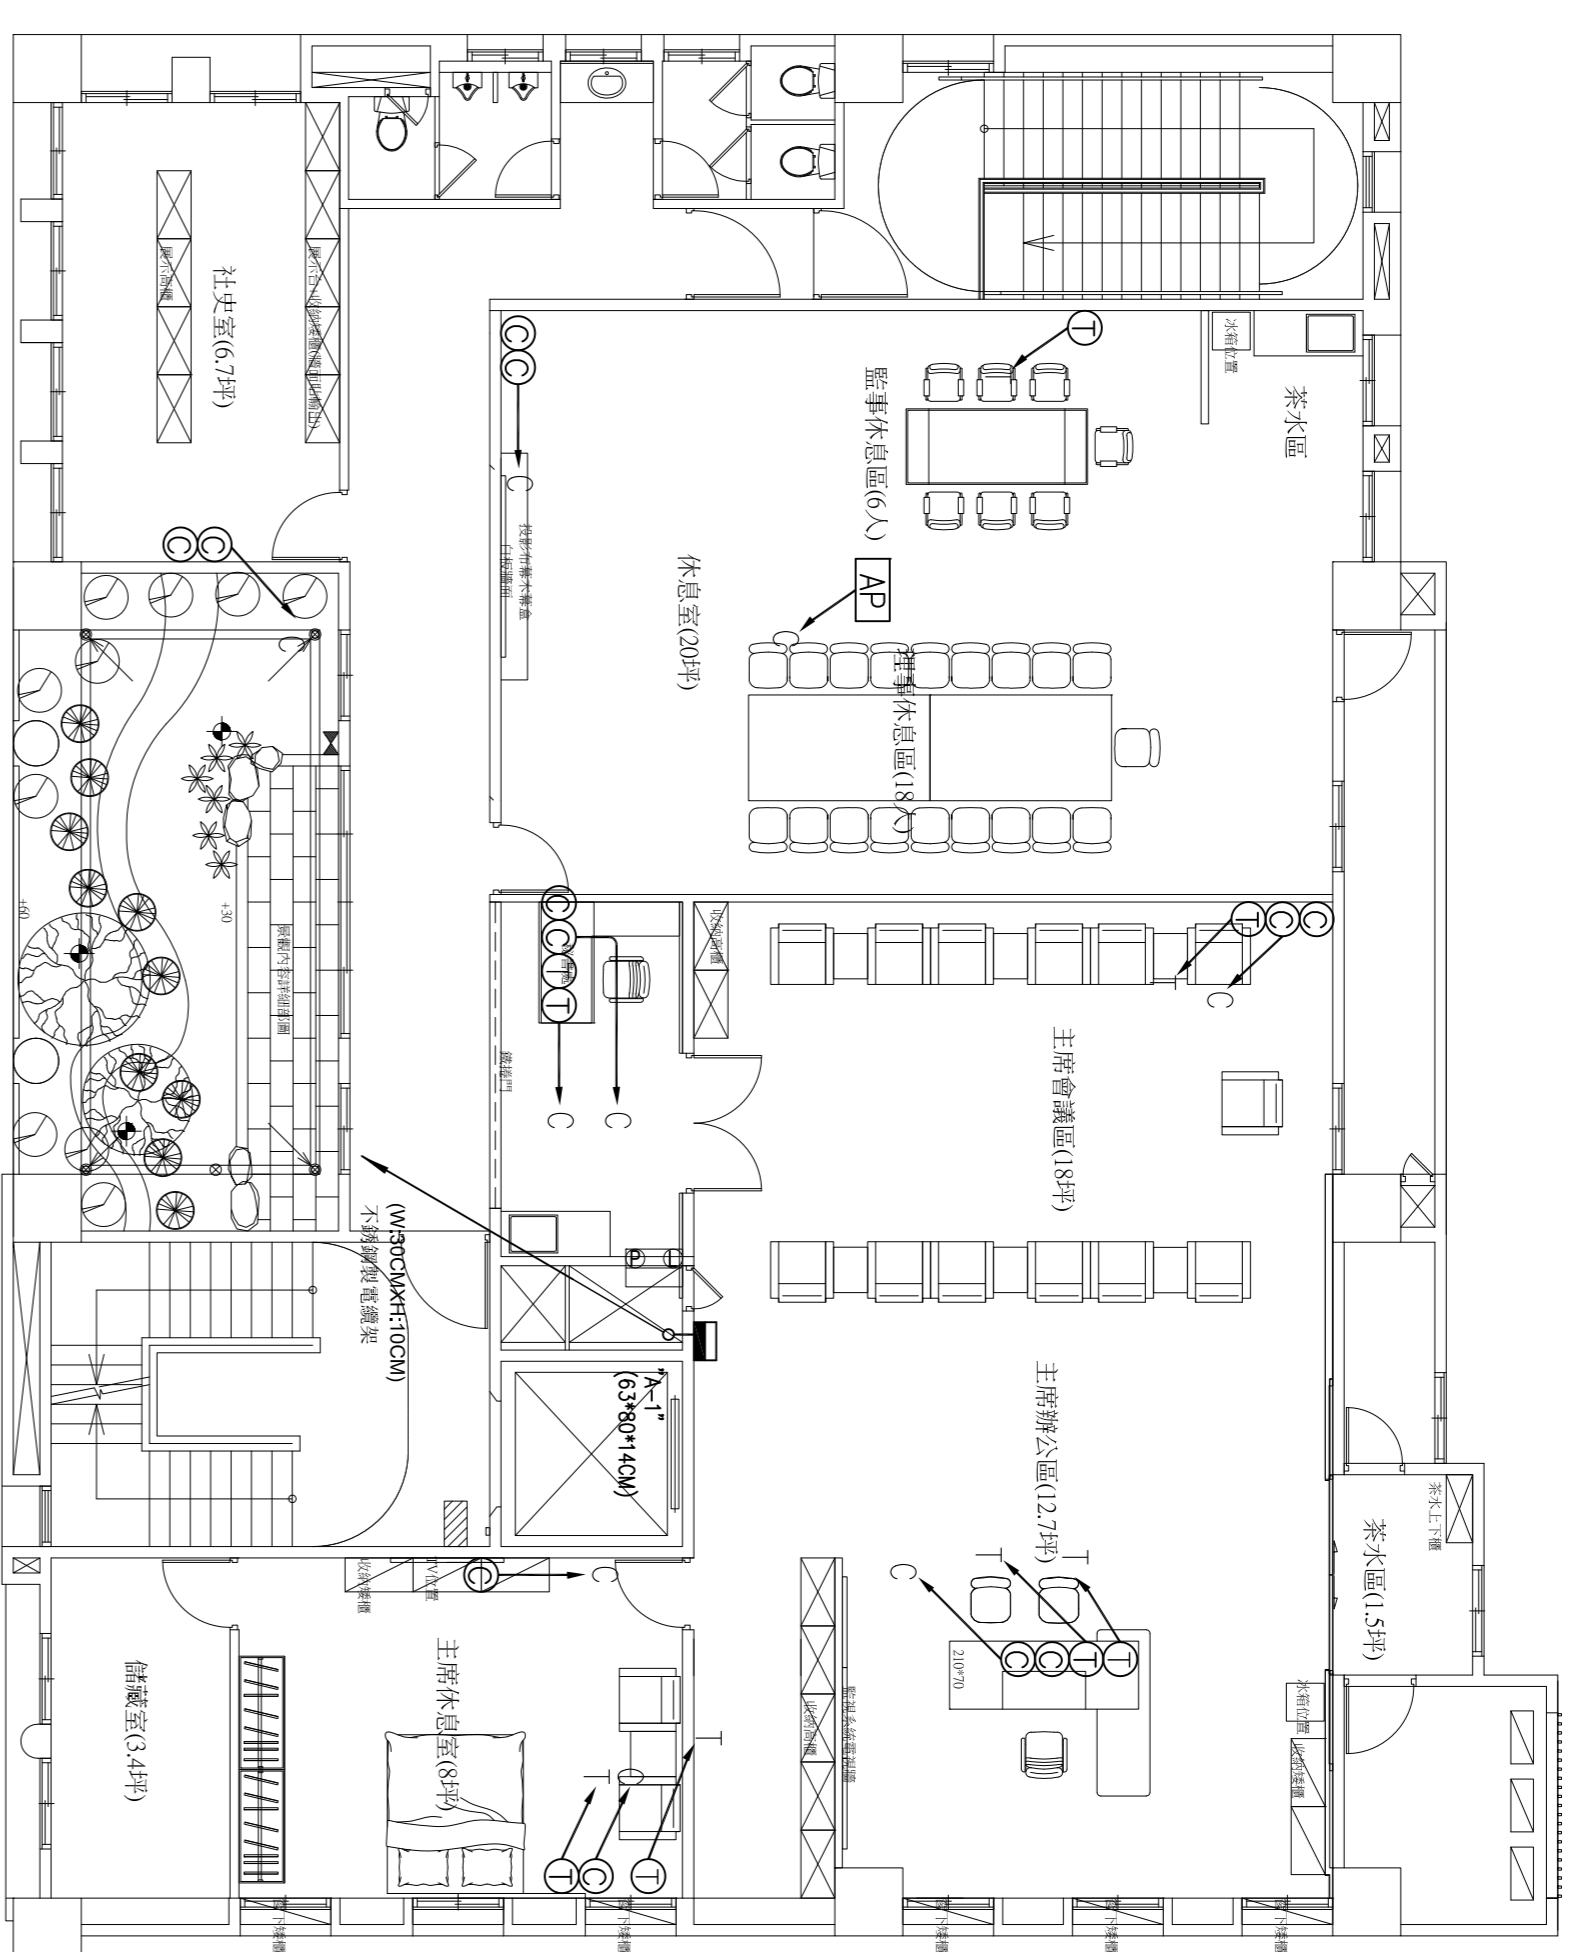

五層平面圖 S=1:100

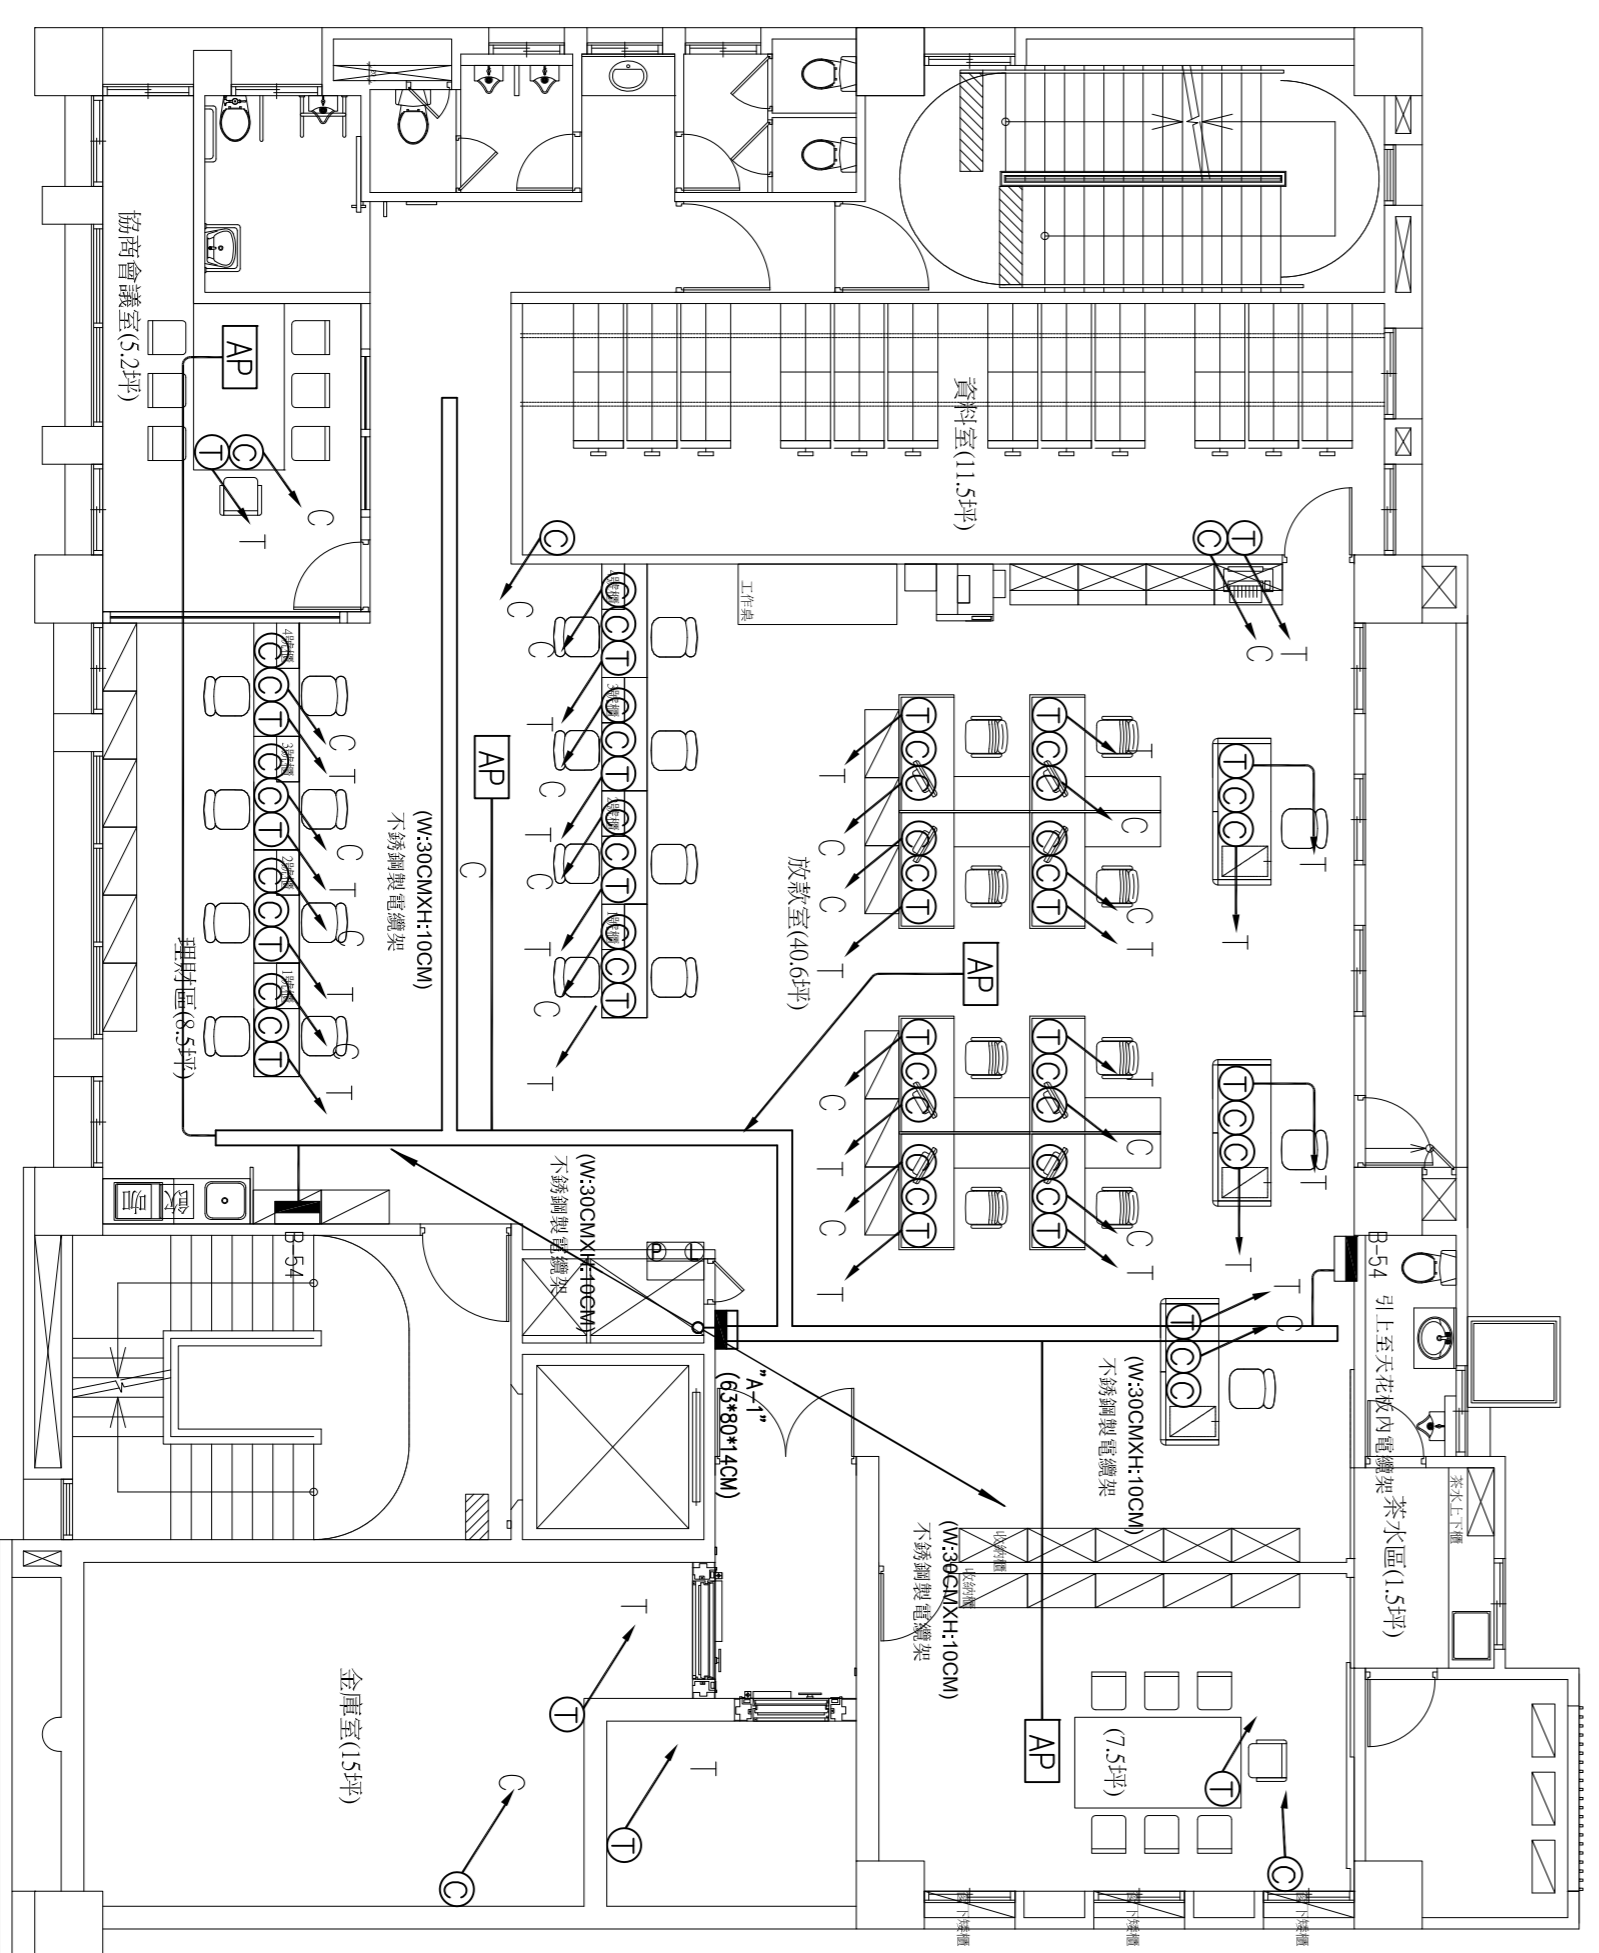

二層平面圖 S=1:100

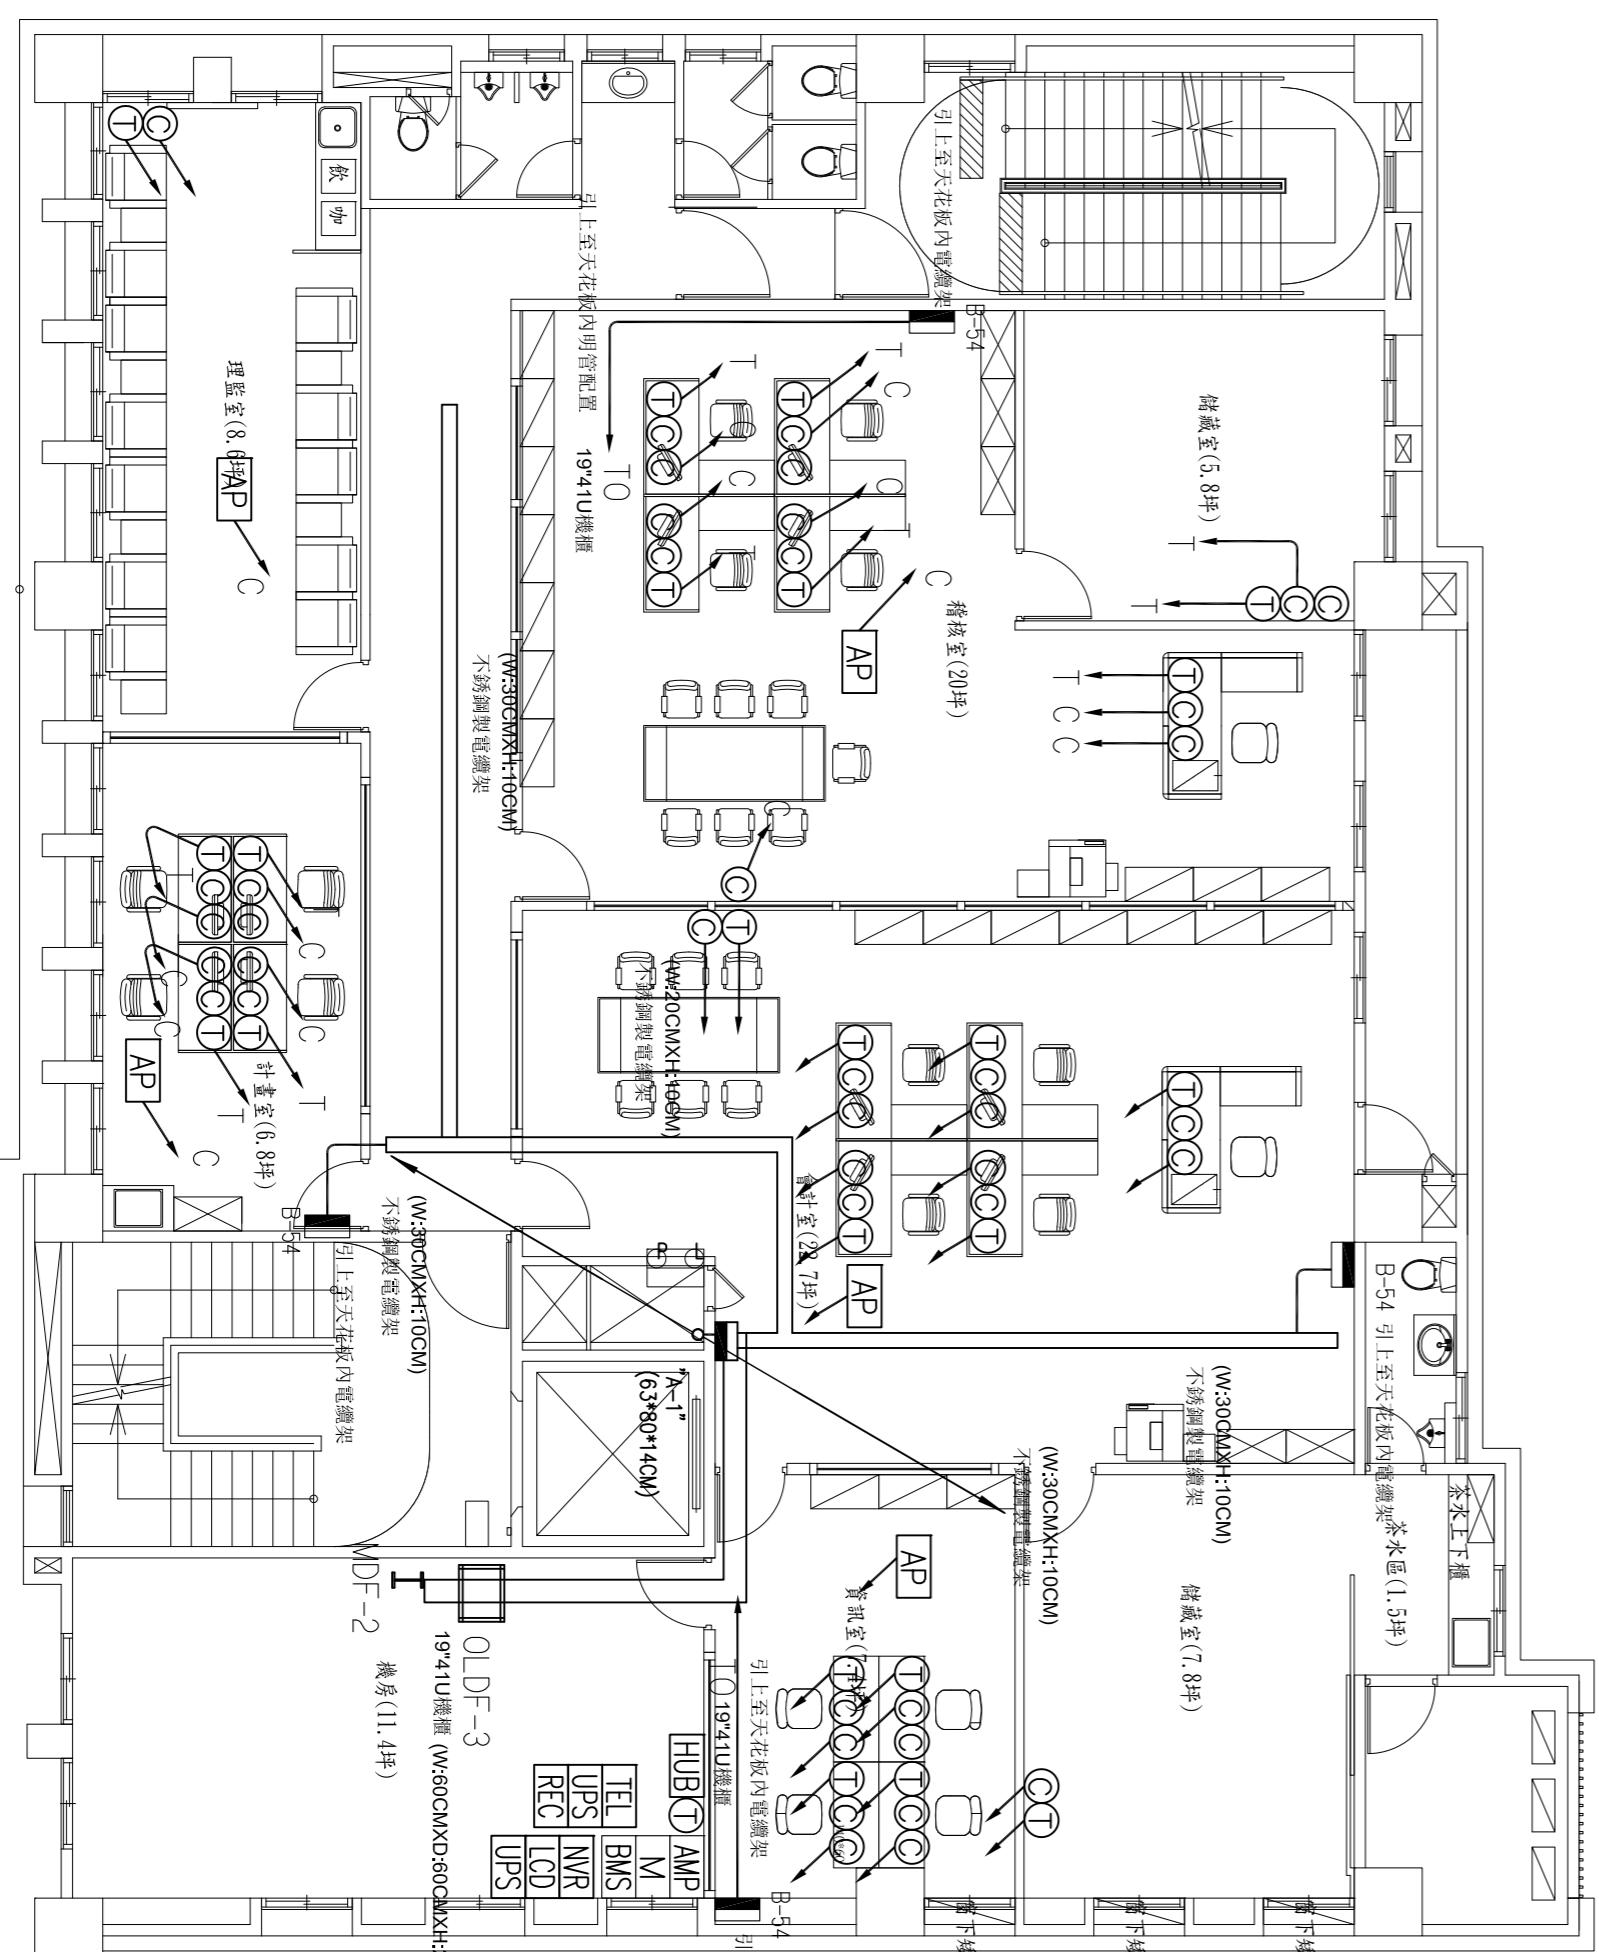

三層平面圖 S=1:100

圖名		水電工程-弱電設備
圖號		一~四平面圖
圖例		
日期		
繪圖		
校對		
審核		
工程名稱		FILE NAME
設計		有能責任澎湖第二信用合作社
監工		理專主席：莊耀全
監造		辦公室、銀行新建工程
圖紙		
圖號		7/7
圖例		
圖名		
圖號		
圖例		
日期		
繪圖		
校對		
審核		
工程名稱		FILE NAME
設計		有能責任澎湖第二信用合作社
監工		理專主席：莊耀全
監造		辦公室、銀行新建工程
圖紙		
圖號		7/7
圖例		
圖名		
圖號		
圖例		
日期		
繪圖		
校對		
審核		
工程名稱		FILE NAME