



澎湖廳署地區，照明器材配件，零件採用不銹鋼製

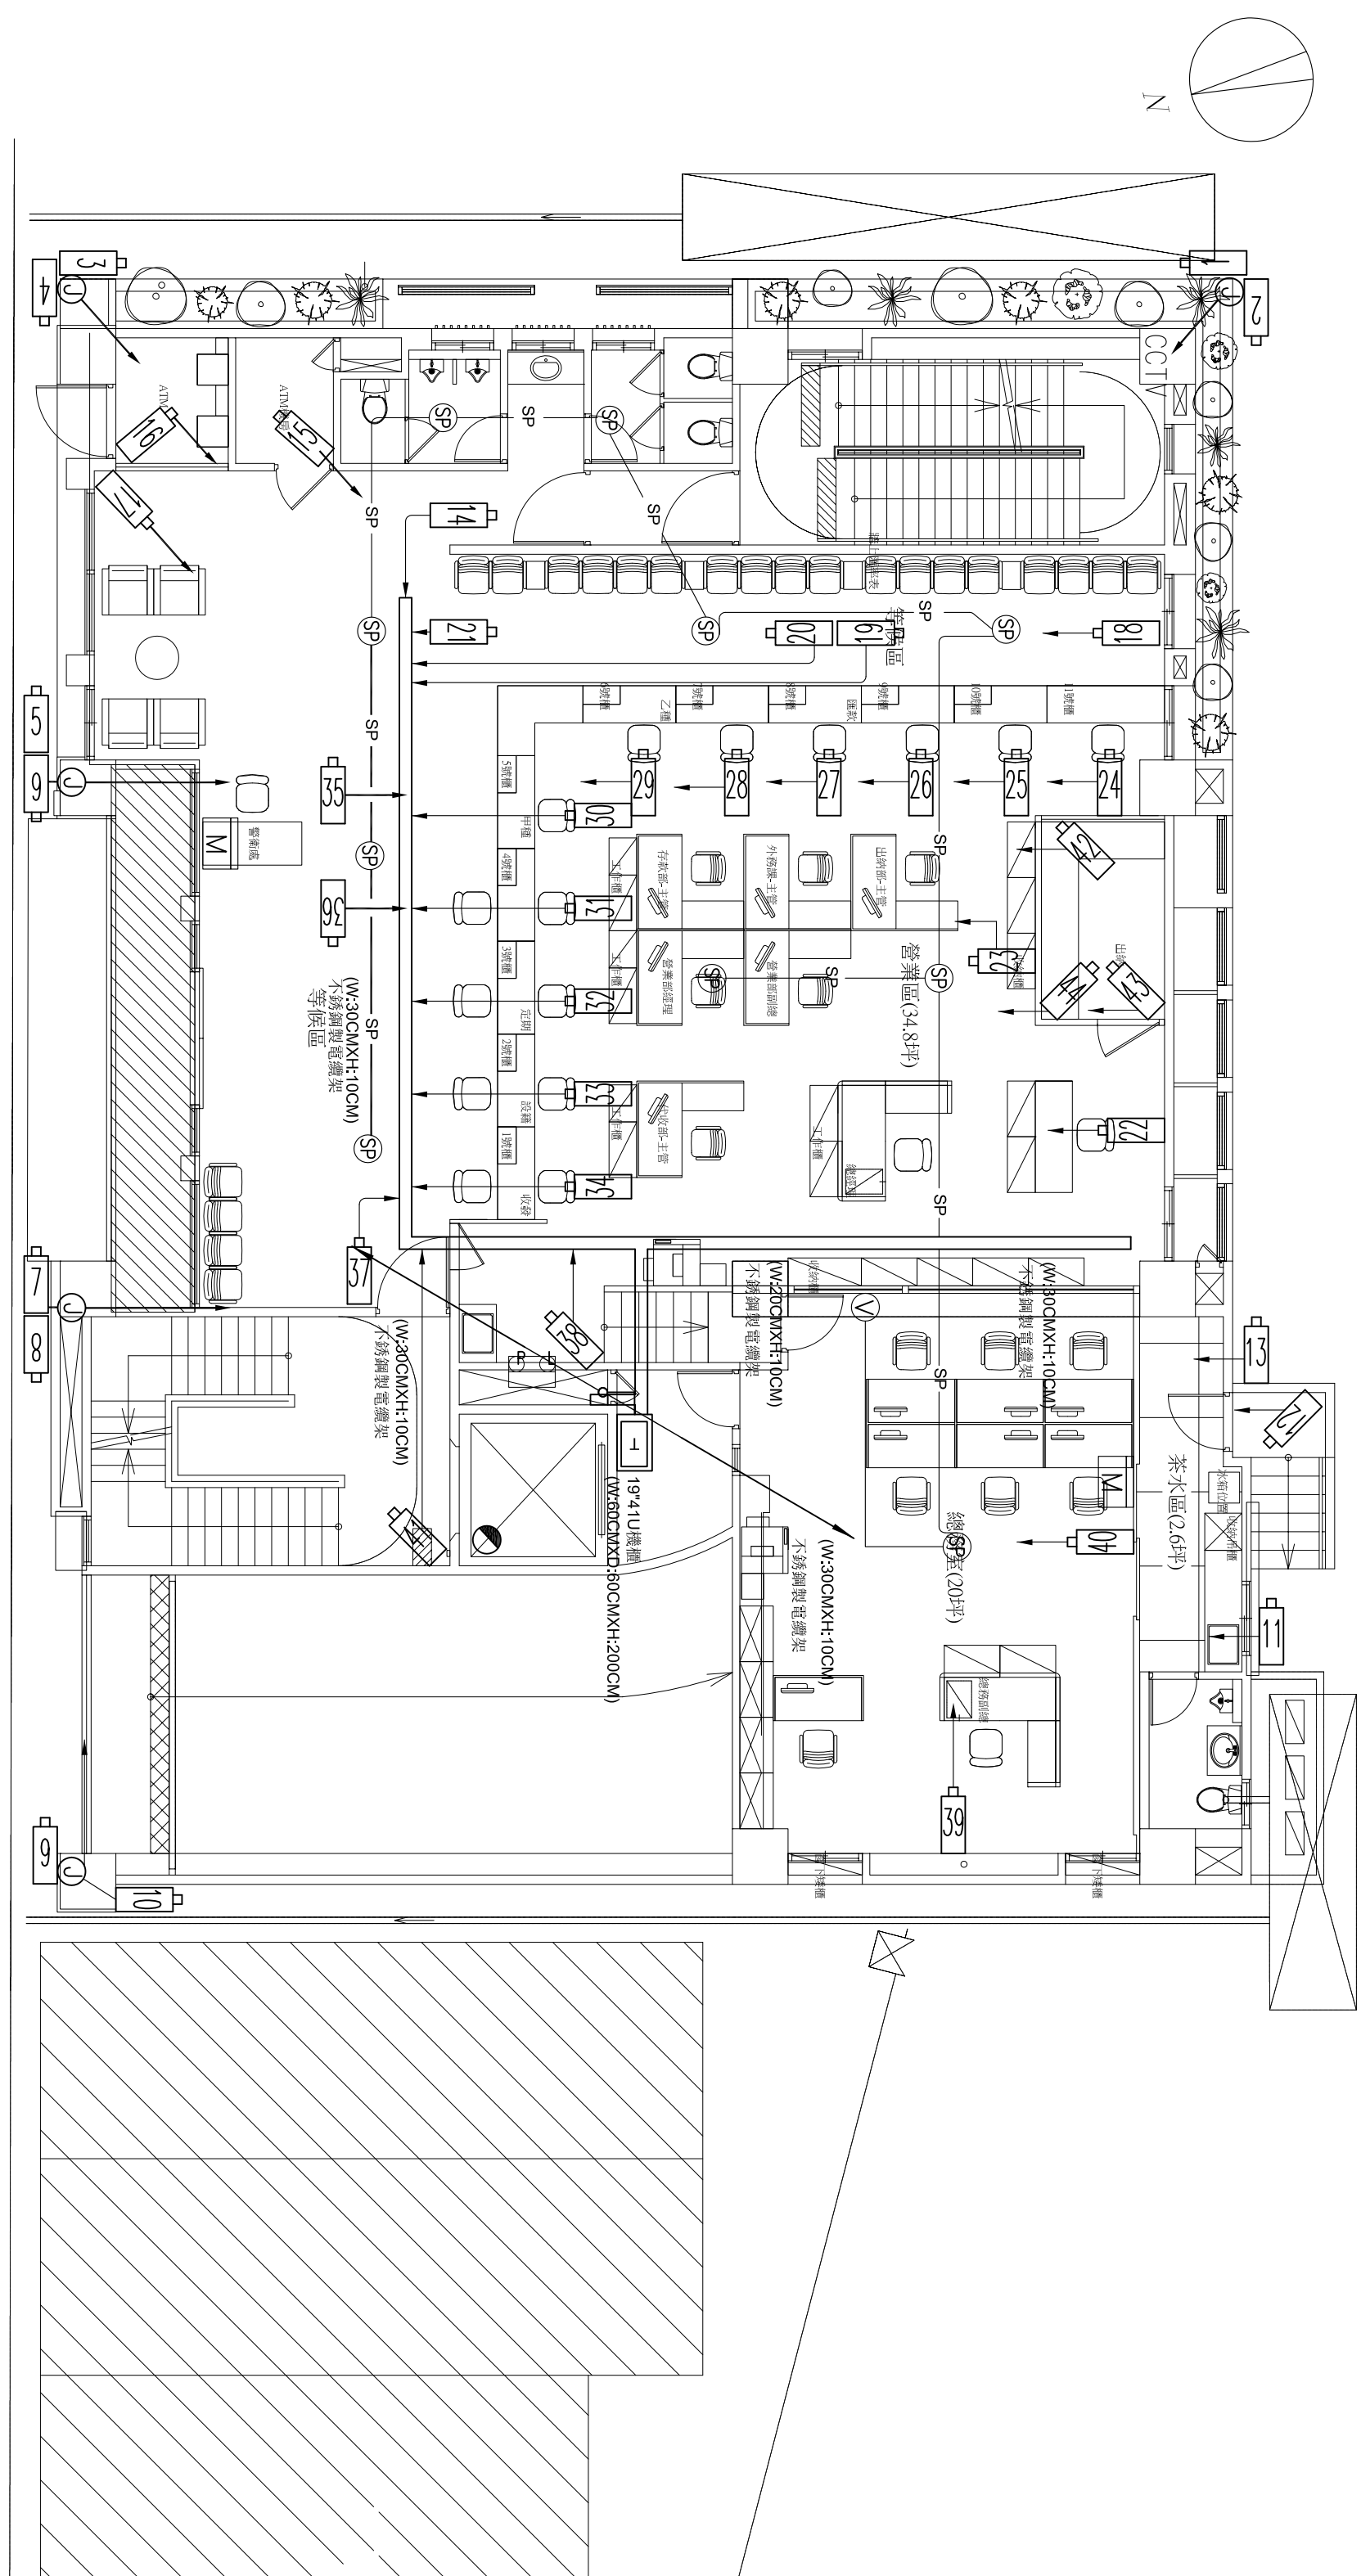

一層平面圖

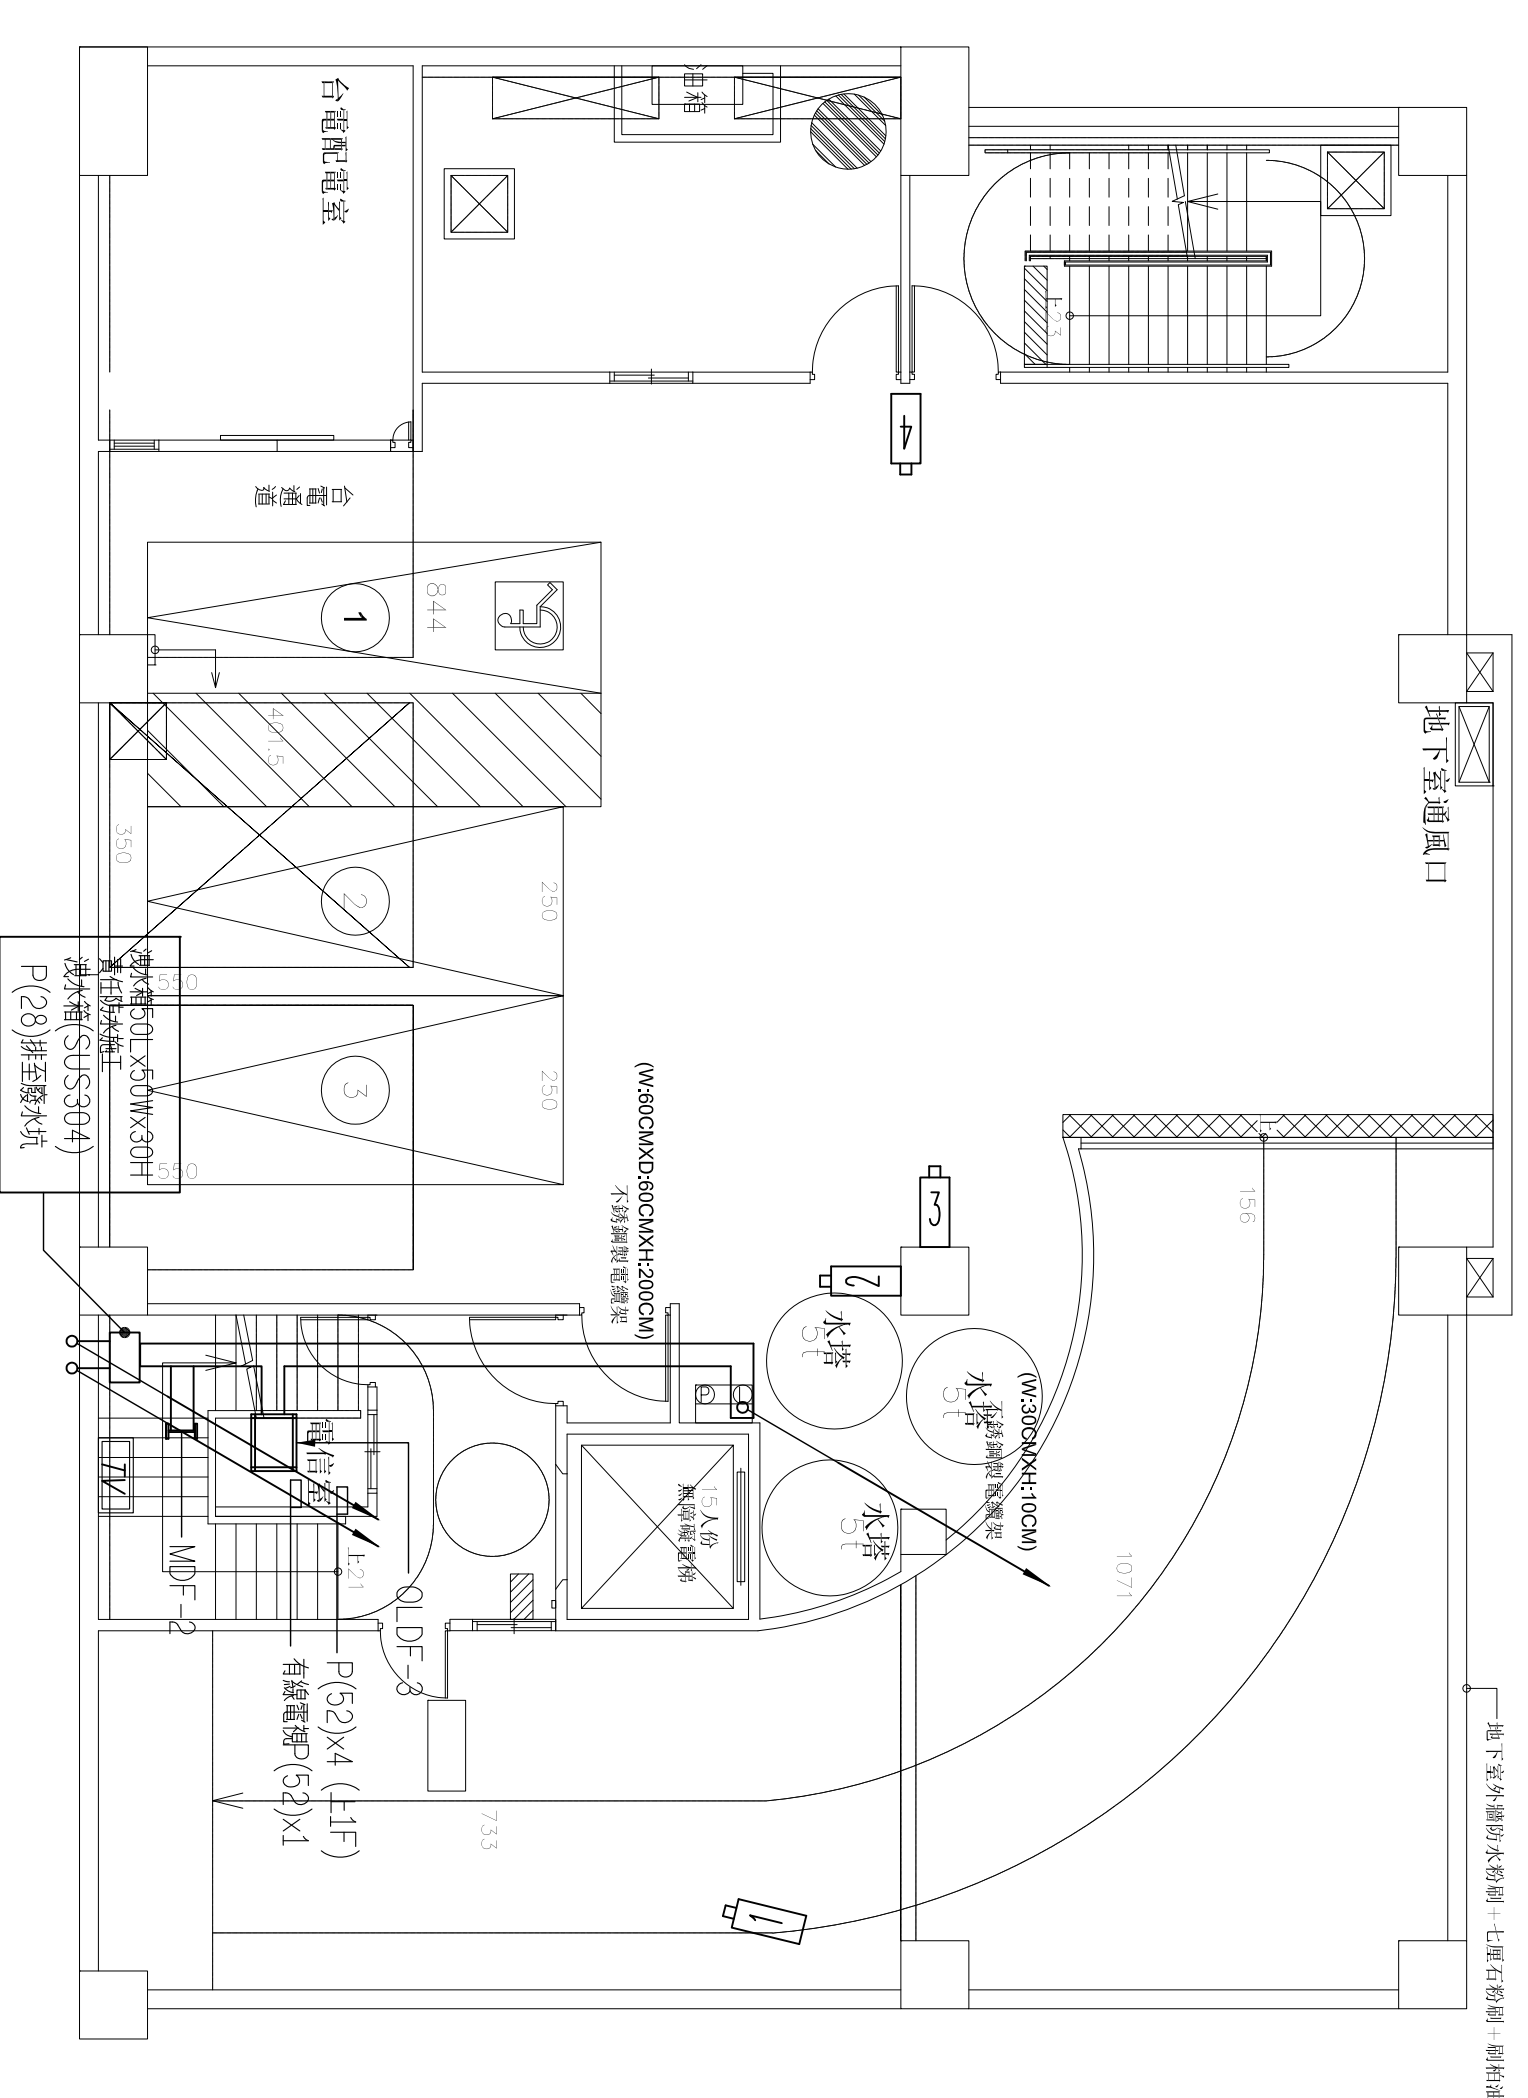

地下壹層平面圖 S=1:100

圖名	DRIVING TITLE
水電工程-弱電設備 地下室平面圖	
設計	
繪圖	
校對	
核准	
日期	
比例	
工程名稱	PLC NAME
有限責任澎湖第二信用合作社 理事主席：莊德全 辦公室：舉行新樓工程	
圖號	10/T
圖名	
圖號	
圖號	

圖示說明	圖示	圖示	圖示	圖示	
S	懸吊式喇叭	Ⓜ	ATM緊急封鎖機	WVR	監控錄影機
P	液晶投影機	Ⓜ	通訊點	LCD	監控電視
AMP	專業擴大機	Ⓜ	通訊點(專線)	SA	防盜主機
MIX	混音機	TEL	交換式電話主機	Ⓢ	防盜磁鐵開關
DHF	雙手無線麥克風	UPS	不斷電系統	Ⓢ	玻璃震碎磁拉器
BASS	低音喇叭	REC	電話錄音系統	Ⓢ	車道控制主機
VOD	音響電視伴唱機	AP	無限外字器	▷	車道控制紅外線偵測器
Ⓜ	電視機出口	Ⓜ	資訊點	TL	有線電視總箱
Ⓜ	吸頂式喇叭	HUB	網管型交換器	TL	有線電視總箱
Ⓜ	數位遙控麥克風	Ⓜ	ATM專用攝影機	TL	電信分音線箱
Ⓜ	音響調整器	Ⓜ	半球型攝影機	TL	LED紅綠燈
BMS	數位傳控主機	Ⓜ	攝影機	TL	數位式攝影機
Ⓜ	桌上型麥克風	Ⓜ	針孔攝影機	R	感應式讀卡機 110V電源
				E	陽極鎖
				Ⓜ	開門開關